


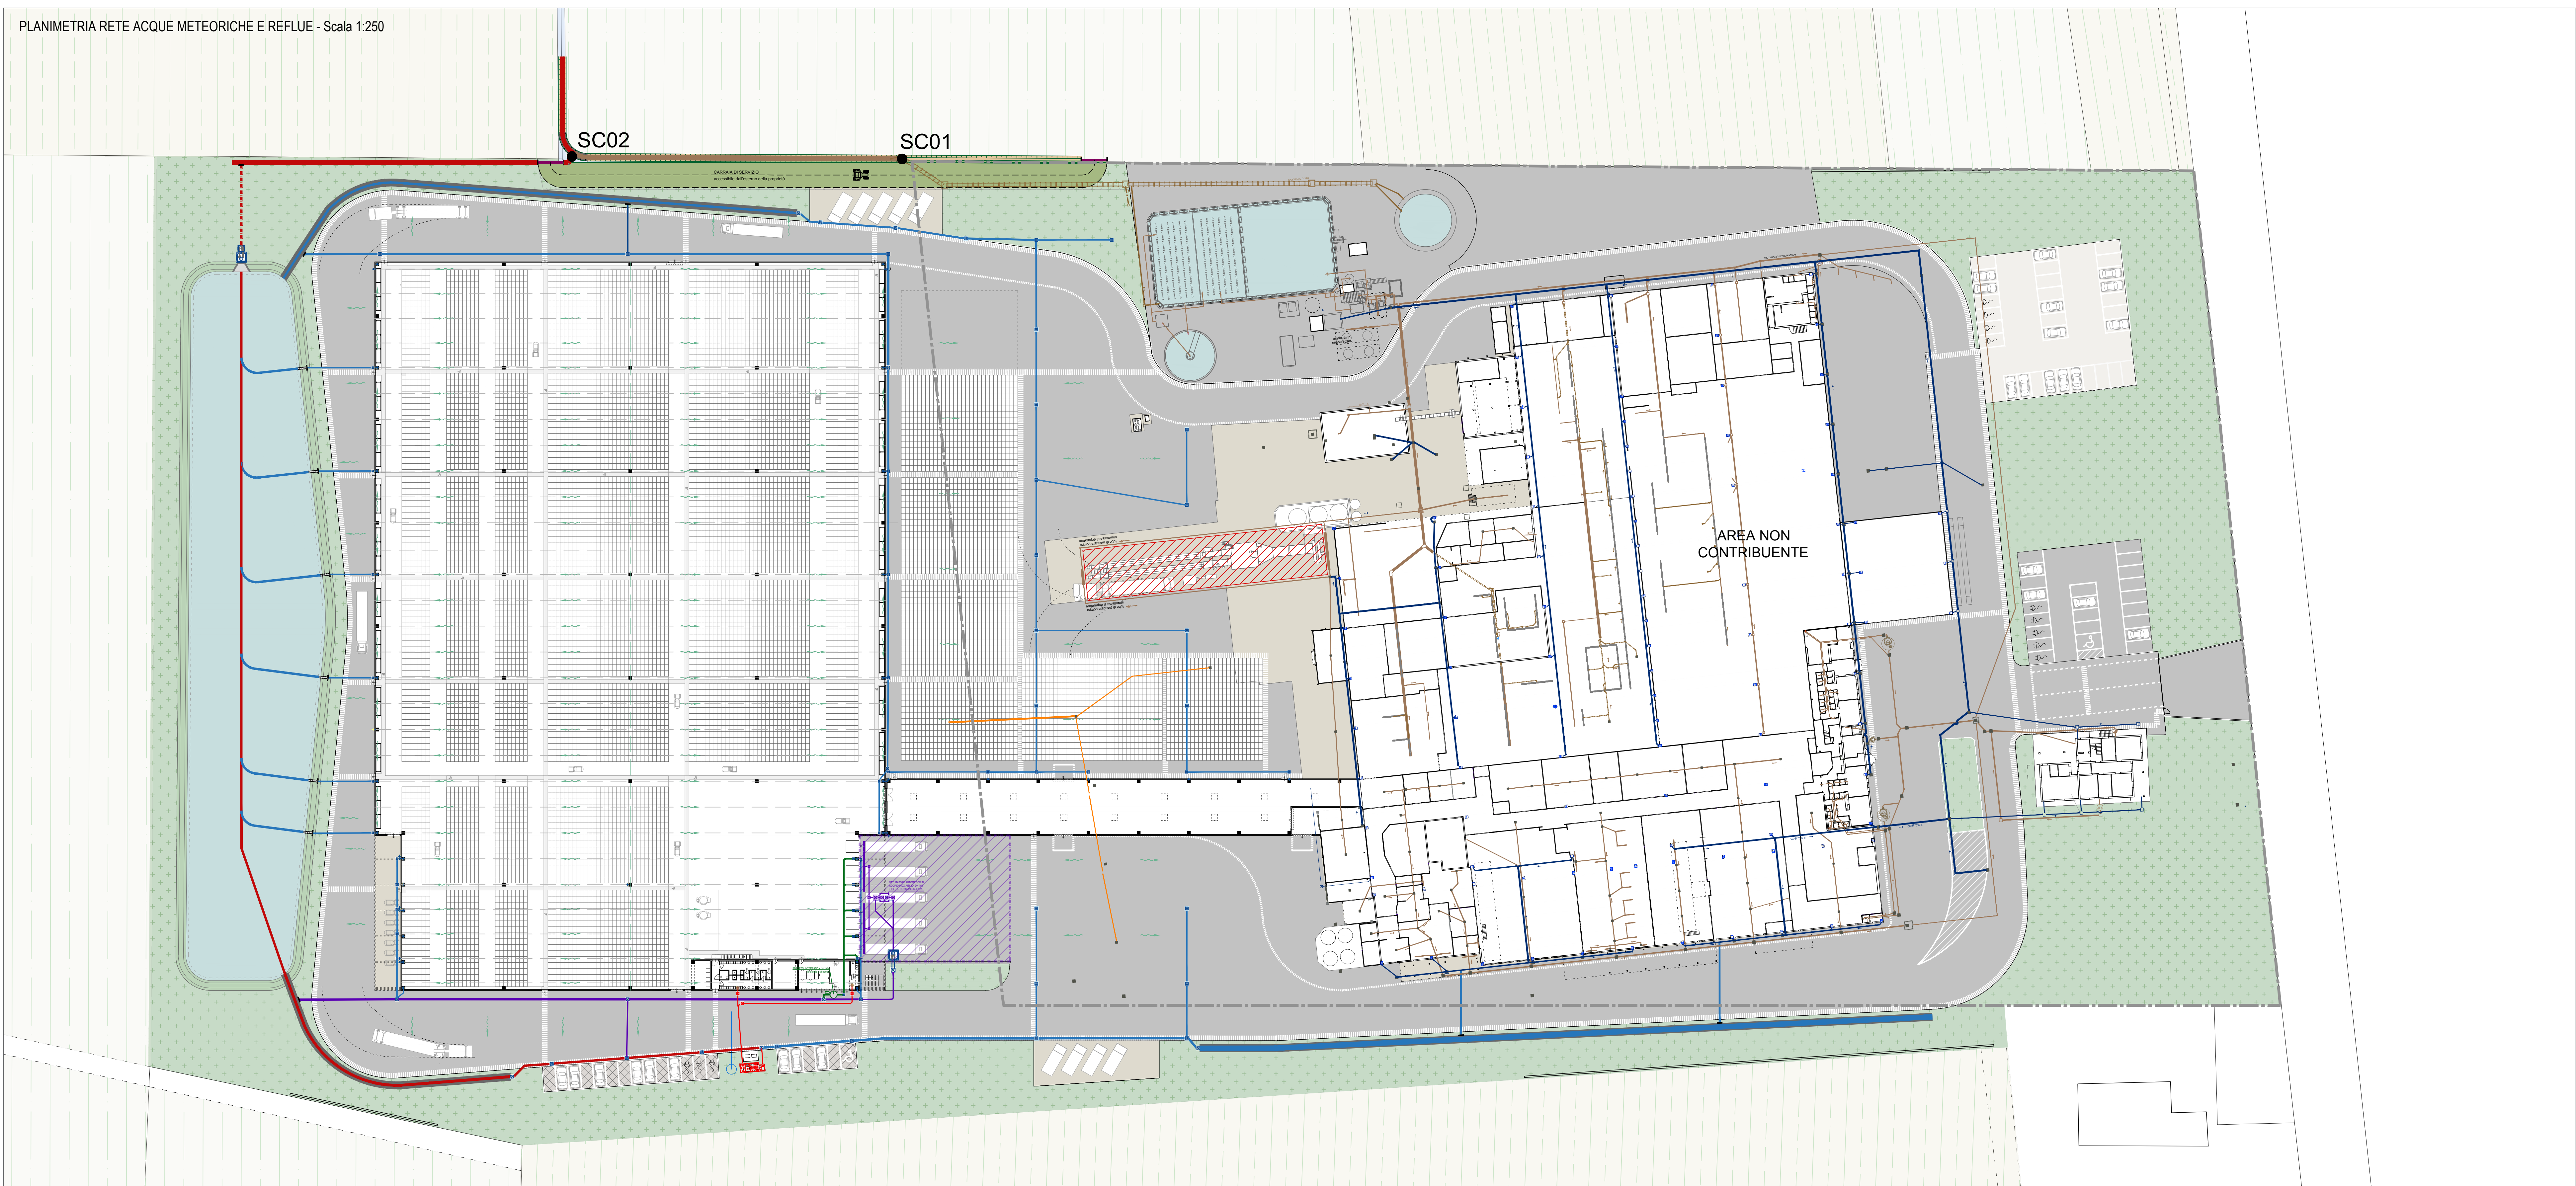

LEGENDA RETI ACQUE METEORICHE E REFLUE

RETE ACQUE BIANCHE PRIVATE

- RETE di progetto
- RETE di progetto in pressione
- CAVALCAFOSSO di progetto
- FALDE DI SCOLO

RETE ACQUE PRIMA PIOGGIA

- RETE di progetto
- VASCA PRIMA PIOGGIA IN CONTINUO (dissabbiatore/disoleatore) - Sup. 1000 mq - NS 5,6 l/s - Vol. 3,8 mc (c.a. prefabbricata dim.int. 175x180x150h cm - soletta carrabile sp.20 cm)

1. POZZETTO SCOLMATORE; 2. DISSABBIATORE/DISOLEATORE CON FILTRO A COALESCENZA; 3. PRELIEVO

RETE RECUPERO ACQUE METEORICHE

- RETE di progetto
- SERBATOIO INTERRATO 2MC (con pozzetto filtro foglie a monte e kit pompa a valle)

1. POZZETTO FILTRO FOGLIE; 2. SERBATOIO INTERRATO; 3 KIT ESTERNO CON POMPA DI PRESSURIZZAZIONE E CENTRALINA GESTIONE IMPIANTO

RETE ACQUE NERE PRIVATE

- RETE di progetto
- FOSSA IMHOFF + OSSIDAZIONE TOTALE A FANGHI ATTIVI (Monoblocco in c.a. - A.E.=10 - vedi relazione tecnica AUA)

1. IMHOFF; 2. ACCUMULO E RILANCIO; 3. OSSIDAZIONE; 4. SEDIMENTAZIONE FANGHI; 5. DISINFEZIONE FINALE; 6. VANO TECNICO

SC01 - Punto di scarico terminale nel corpo recettore (**esistente**)


SC02 - Punto di scarico terminale nel corpo recettore (**nuovo**)

RETE ACQUE ESISTENTE

- RETE acque nere private esistenti
- RETE acque bianche private esistenti
- Linea acqua bianca privata DISMESSA
- Area dedicata allo scarico pomodori (stagione estiva)


NB. La rete di progetto è stata dimensionata in ottemperanza alle normative vigenti. Per il dimensionamento e caratteristiche costruttive si faccia riferimento alla relazione tecnica AUA allegata.

Committente

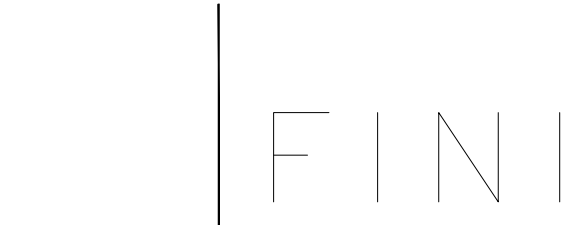

Gruppo Fini S.p.A a socio unico
Via Confine n.1583- 41017 Ravarino (MO)
Amm: Via Albareto n.211 – 41122 Modena

 Progettista



hus
Via Sant'Agnes 12, 20123 Milano (MI)
Via Adige 1, 22079 Villa Guardia (CO)
www.hus.it

Geologo



GEO - GROUP SRL
Via per Modena, 12
41051 Castelnuevo Rangone

Termotecnico



STUDIO TERMOTECNICO DVR SRL
Via per Concordia, 30
41037 Mirandola (MO)

Antincendio



ZECCHINI & ASSOCIATI SRL
Via Basilicata, 4
41049 Sassuolo (MO)

Elettromeccanico

STUDIO TECNICO
BORGH Per. Ind. DANIELE
Via Albarese, 25
40014 CREVALCORE (BO)

Consulenza idraulica

STUDIO ING. TERZI
Ing. Stefano Terzi
Via Stalingrado, 9 - 43123 PARMA (PR)
studio.ingterzi@gmail.com

Legenda

Comune



Comune di Ravarino
Provincia di Modena

**Procedimento Unico ai sensi
dell'Art. 53 L.R. 24/2017**
Ampliamento stabilimento Fini Group Spa

Titolo Disegno

**Planimetrica circuito fognario
complessivo (SDF + SDP)**

Numero Disegno

AUA.15

Data | 23.07.2026 Rev | **01**

Redatto | **ET** Verifica | **ET**

Scala | **1/500 - varie** Formato | **A0**

